



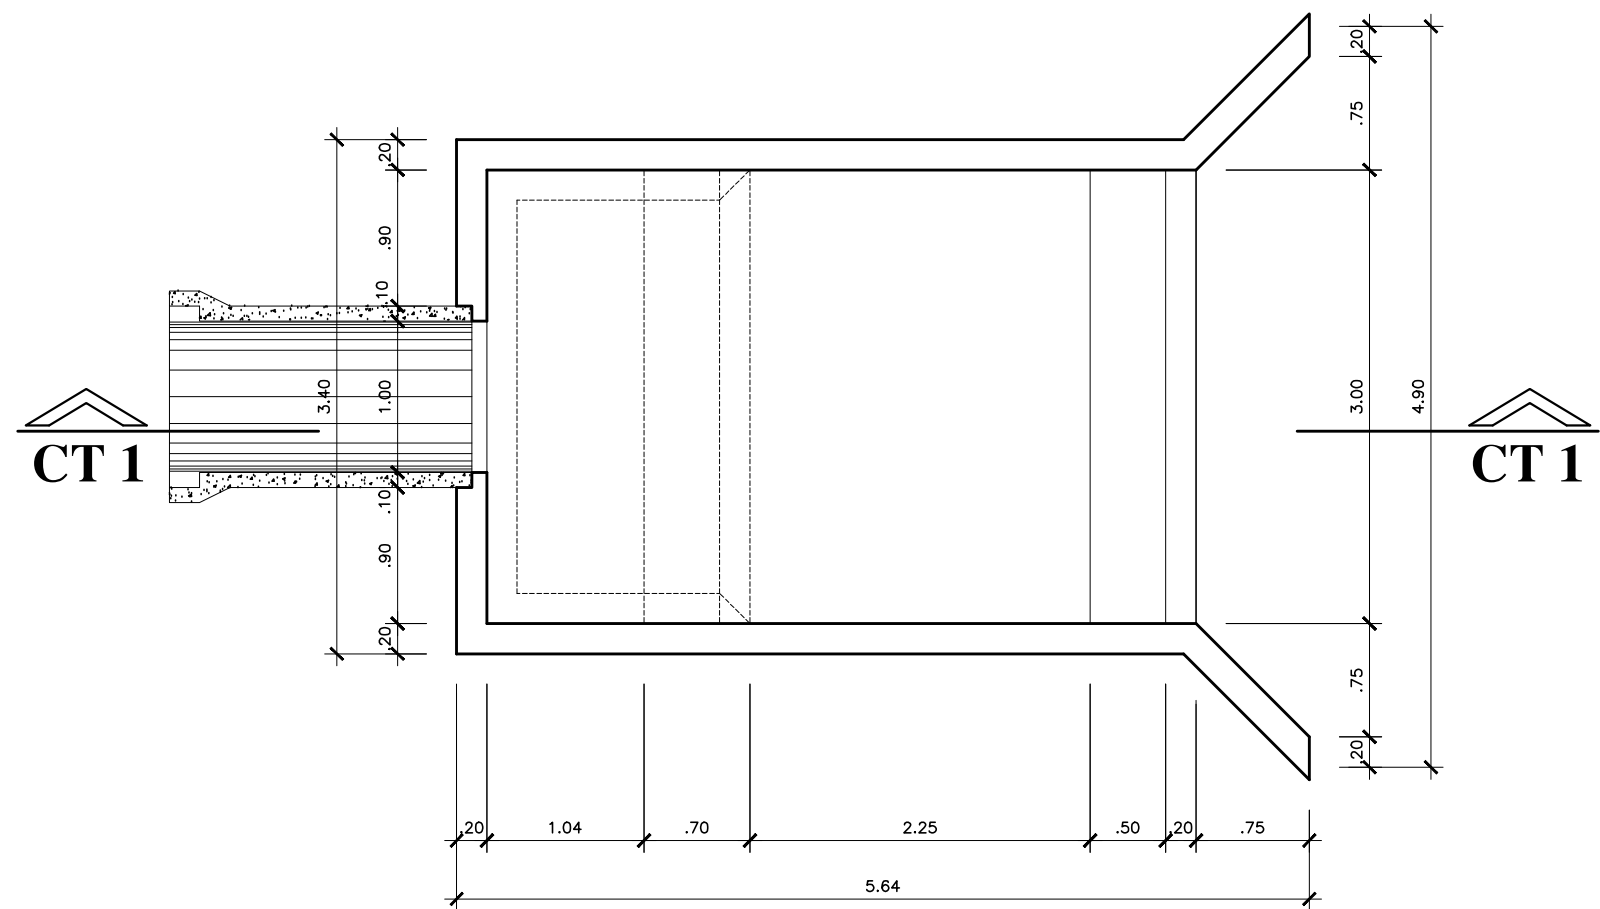


PLANTA BAIXA
ESCALA 1:20

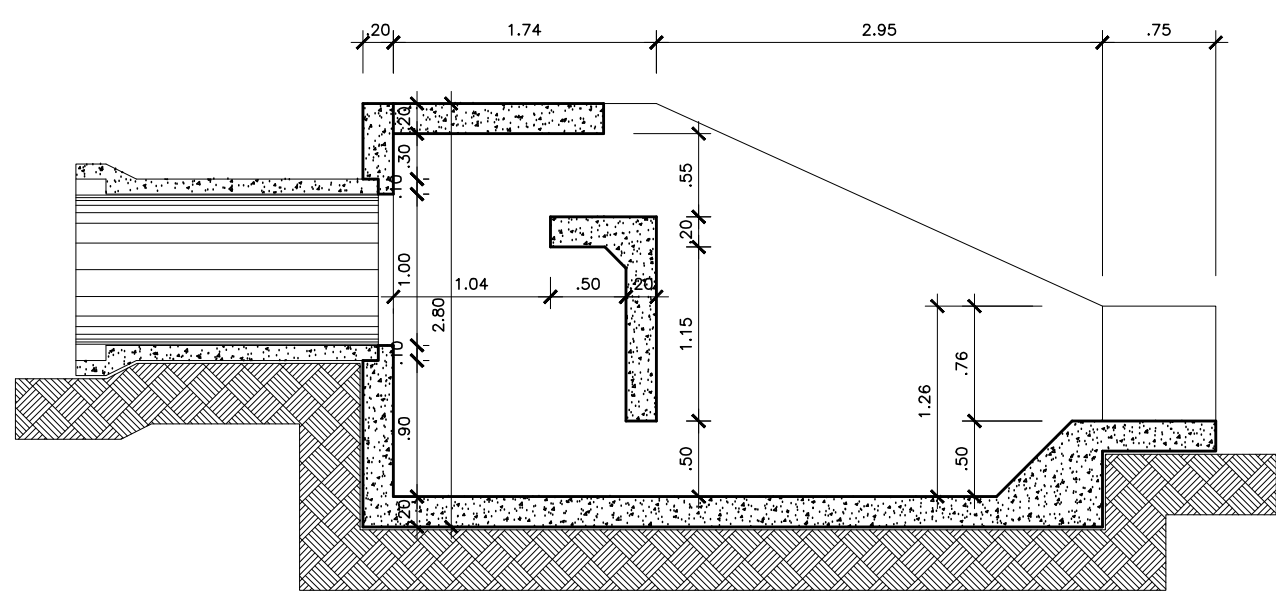

CORTE CT1
ESCALA 1:50


1 - CONCRETO - Espessura 0,20 cm		FORMAS	
1.1 - FUNDOS			
1,94 x 3,00 x 0,20	1,164 m3		
2,95 x 3,00 x 0,20	1,770 m3		
$(4,90 + 3,00) \times 0,75 \times 0,20$	0,60 m3		
2			
SUBTOTAL	3,53 m3		
1.2 - TAMPA			
1,94 x 3,00 x 0,20	1,164 m3	7,79 m3	
0,70 x 3,00 x 0,20	0,420 m3	3,58 m3	
SUBTOTAL	1,58 m3	11,38 m3	
1.3 - LATERAIS			
2 x (1,94 + 3,00) x 2,20 x 0,20	4,34 m3	43,47 m3	
2 x (2,95 + 0,75) x 2,20 x 0,20	3,25 m3	32,56 m3	
SUBTOTAL	7,59 m3	76,03 m3	
RESSALTO			
4,90 x 0,50 x 0,50	1,22 m3	4,90 m3	
TOTAL DE CONCRETO	13,92 m3	93,32 m3	

DETALHE "A" - ESTACAS/PILARES
ESCALA - 1:50
8 Estacas Ø 25cm

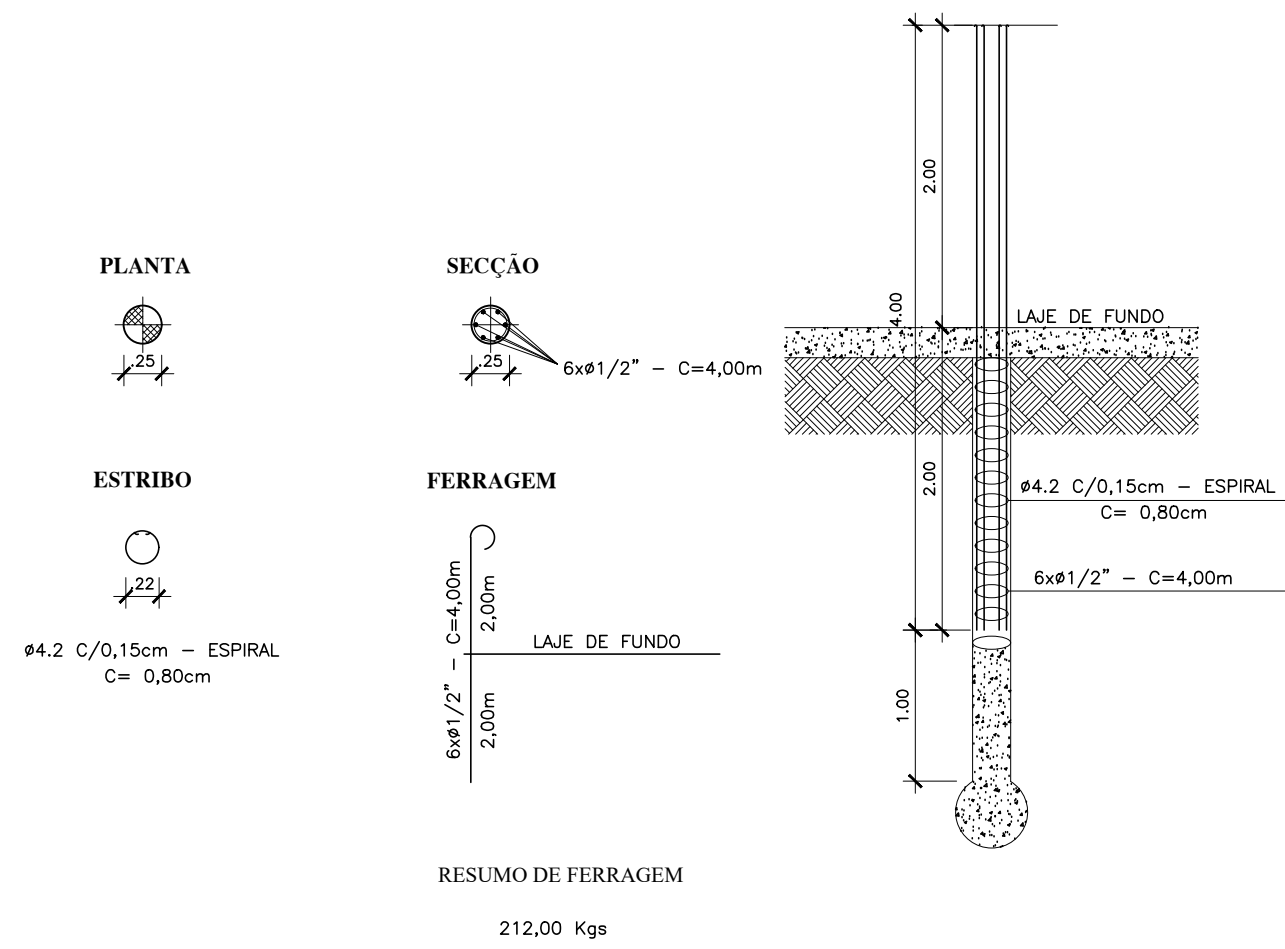


RESUMO DE FERRAGEM
212,00 Kgs

LAJE/FUNDO
ESCALA - 1:50

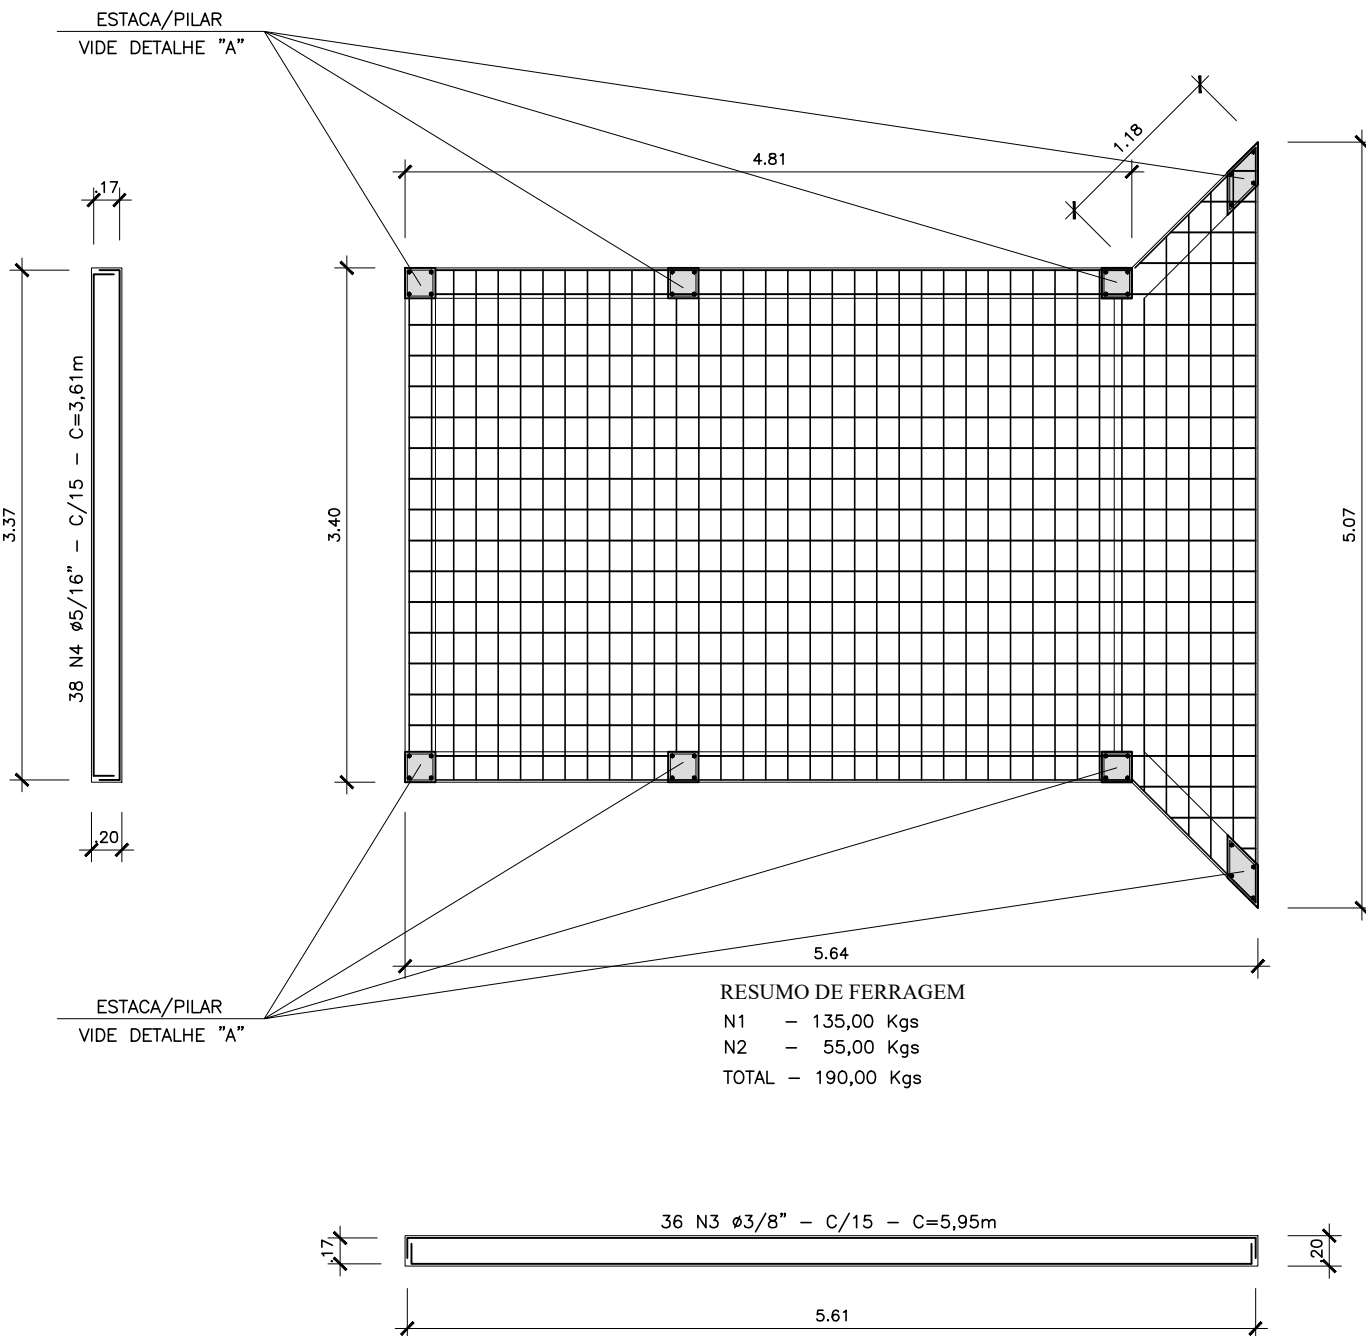


ABAS LATERAIS x2
ESCALA - 1:50

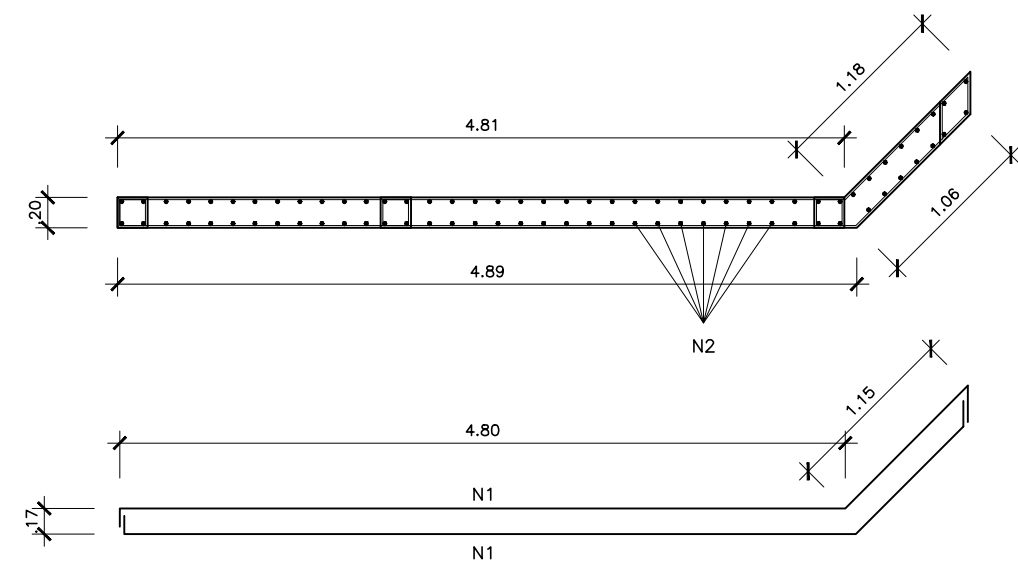


RESUMO DE FERRAGEM
N1 = 240,00 kgs
N2 = 90,00 kgs
TOTAL = 330,00 Kgs

PAREDES - CAIXA
ESCALA - 1:50

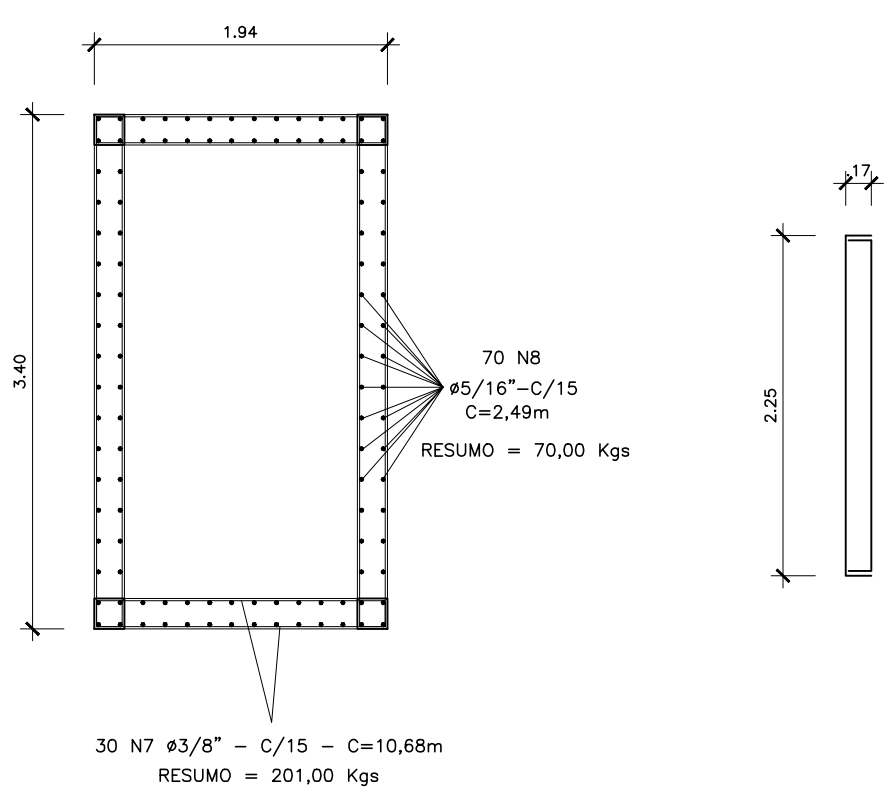

TAMPA
ESCALA - 1:50

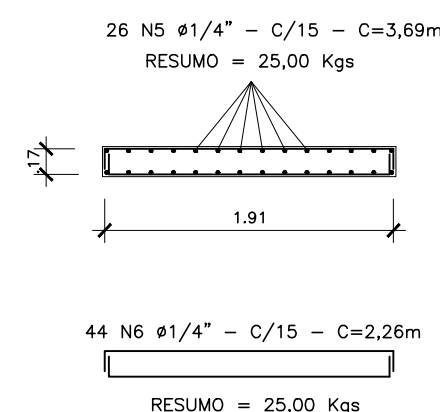

CONTRATO DE REPASSE OGU Nº 894327/2019/MDR/CAIXA
DISTRITO DE VILA REIS
AVENIDA MARGINAL - VILA REIS/JARDIM CURITIVA
MUNICÍPIO DE APUCARANA

REPRESENTAÇÃO: 1º FICANTE / QUANTIDADE
LAY OUT
PAVIMENTAÇÃO ASFÁLTICA E DRENAGEM PLUVIAL
DISSIPADOR DE ENERGIA - Ø1,00m
1 1

ESCALA	1:50	DESENHO	DATA	07/07/2020	VOTO	Nº ANEXO	Anexo 02/20/Pavimentação Município: Ita, 2020
* A APROVAÇÃO DO PRESENTE PROJETO PELA PREFEITURA NÃO RECONHECE A PROPRIEDADE DO "MOVEL".							
PROPRIETÁRIO: MUNICÍPIO DE APUCARANA CNPJ Nº: 75.771.253/0001-08						RESUMO	
SECRETARIA DE OBRAS ENGRº CIVIL - HÉRVOLTO MORENO PROJ. Nº 16.101.15							

SEOB
SECRETARIA DE OBRAS

RESUMO		
ITEM	CA-50	CA - 60
1 - ESTACAS	192,00 kgs	20,00 Kgs
2 - LAJE DE FUNDO	190,00 kgs	--
3 - ABAS	330,00 kgs	--
4 - CAIXA/TAMPA	50,00 kgs	--
5 - CAIXA/PAREDES	271,00 kgs	--
SUBTOTAL	1.033,00 kgs	20,00 Kgs
TOTAL GERAL	1.053,00 kgs	